


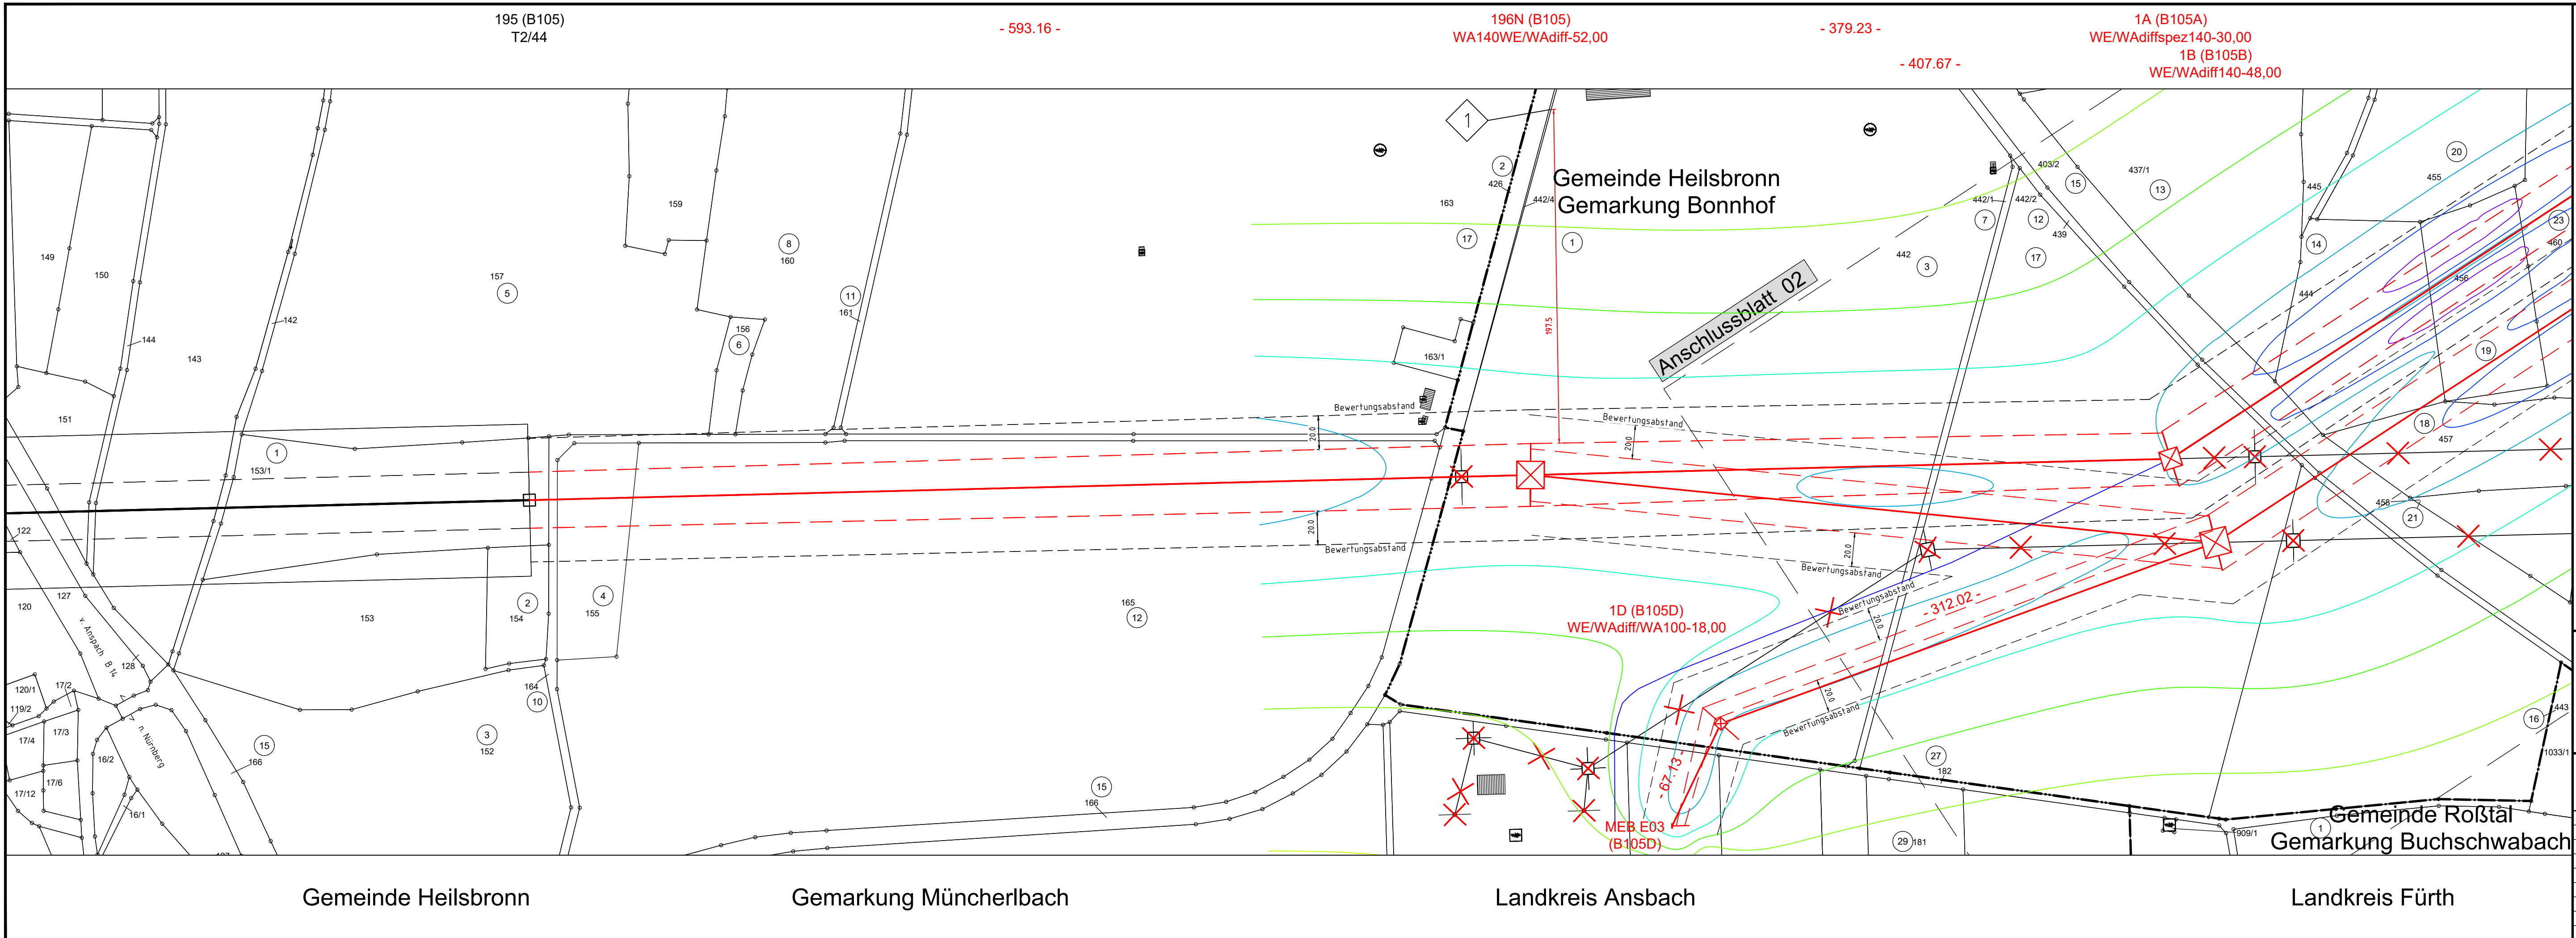

Unterlage 9.1
Blatt 01/03

Südliche Leitungseinführungen
Ersatzneubau der 380/220-kV Leitungseinführungen UW Raitersaich_West
und 110-kV Anschluss UW Müncherlbach

Lageplan B-Feld - magnet. Flussdichte

220/110-kV-Ltg. Einführung Raitersaich_West 1, LH-08-B105A, Mast Nr. 196N (B105) - Mast Nr. 1A
380/110-kV-Ltg. Einführung Raitersaich_West 2, LH-08-B105B, Mast Nr. 196N (B105) - Mast Nr. 1B
110-kV-Kabel Anschluss Müncherlbach 1, LH-08-B105C, POR MEB - Mast Nr. 1A (B105A)
110-kV-Ltg. Anschluss Müncherlbach 2, LH-08-B105D, POR MEB E03 - Mast Nr. 1B (B105B)
380/220-kV-Ltg. Ingolstadt - Raitersaich, LH-08-B105, Mast Nr. 195 - Mast Nr. 196N (B105)

B-Feld:

100,0µT	Grenzwert nach 26.BImSchV
20,0µT	
10,0µT	
5,0µT	
2,0µT	
1,0µT	
0,5µT	
0,2µT	
0,1µT	
1	Immissionsort

Legende:

001 WA160-24,00 Masttyp	002 T1-26,00 Feldlänge	5 Grundstücks-ordnungs- nr.	37 Flurstücksnummer
		⊠	Abspannmast
		⊞	Tragmast
		×	Rückbau
			äußeres Seil

Grenzen:

Land	---
Kreis	----
Stadt/Gem.	
Gemarkung	-----
Flurstück	-----
Flurbereinigung	-----

Planfeststellungsunterlage

Aufgestellt
Bayreuth, 28.06.2024

i.V. Julia Gotzler i.V. Andreas Junginger

eqos Energie Deutschland GmbH
Wolfenstraße 29
D-88400 Biberach
Leitungsplanung

Maßstab:
1:2000

Einheit:
02.10.2024

	Datum	Name
Bearb.	02.10.2024	Hasanovic
Gepr.	02.10.2024	Barg
Dokumentenart:		
Status:		

Zust. Änderung Datum Name

Tennet

Behördenvermerke: