


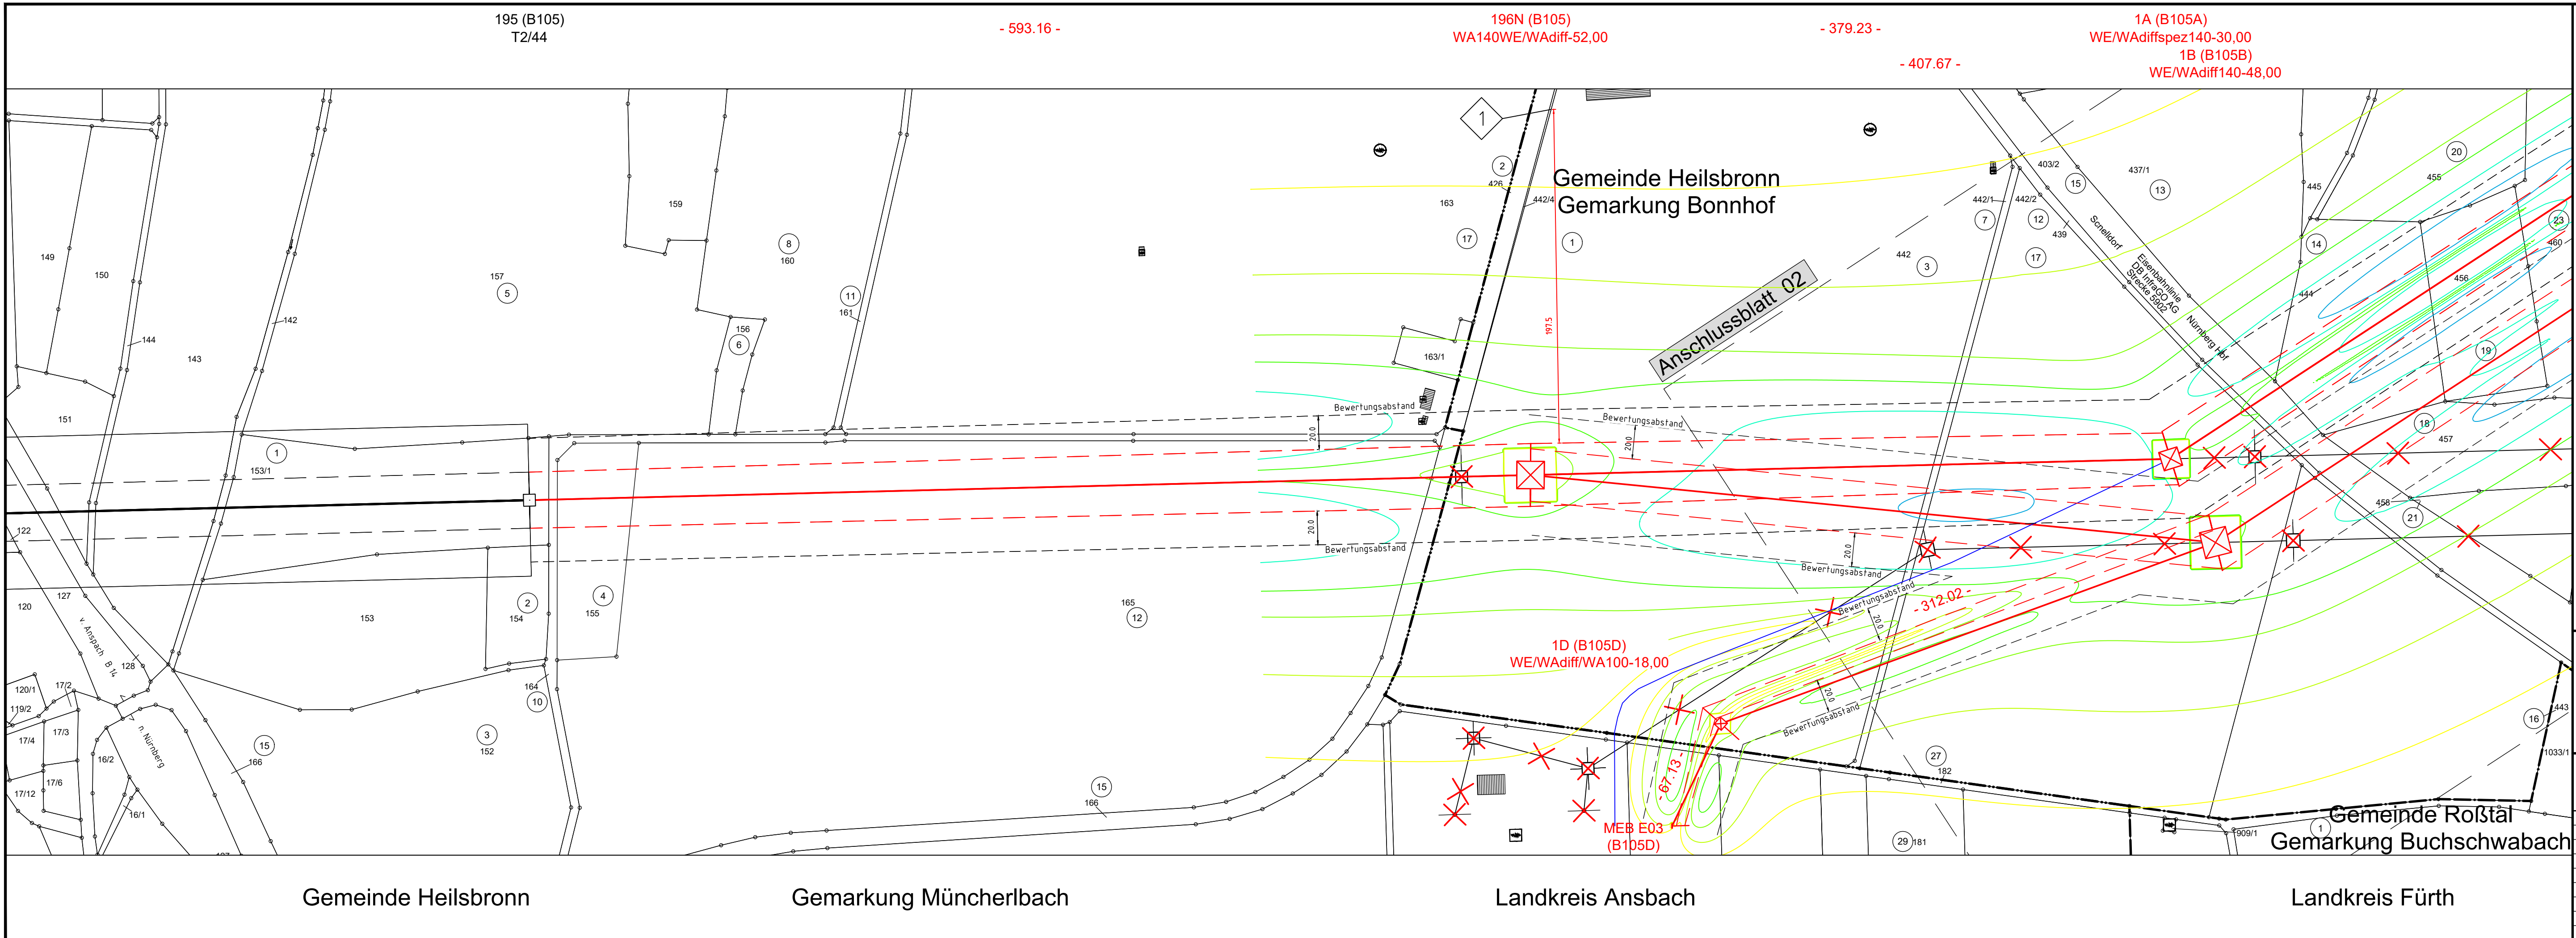

Unterlage 9.1.1
Blatt 01/03

Südliche Leitungseinführungen
Ersatzneubau der 380/220-kV Leitungseinführungen UW Raitersaich_West
und 110-kV Anschluss UW Müncherlbach

Lageplan

E-Feld - elektr. Feldstärke

220/110-kV-Ltg. Einführung Raitersaich_West 1, LH-08-B105A, Mast Nr. 196N (B105) - Mast Nr. 1A
380/110-kV-Ltg. Einführung Raitersaich_West 2, LH-08-B105B, Mast Nr. 196N (B105) - Mast Nr. 1B
110-kV-Kabel Anschluss Müncherlbach 1, LH-08-B105C, POR MEB - Mast Nr. 1A (B105A)
110-kV-Ltg. Anschluss Müncherlbach 2, LH-08-B105D, POR MEB E03 - Mast Nr. 1B (B105B)
380/220-kV-Ltg, Ingolstadt - Raitersaich, LH-08-B105, Mast Nr. 195 - Mast Nr. 196N (B105)

E-Feld:

5,0 kV/m
1,0 kV/m
0,5 kV/m
0,3 kV/m
0,2 kV/m
0,1 kV/m
-0,1 kV/m

Grenzwert nach 26 BImSchV

1

Immissionsort

Legende:

001
WA160-24,00
Masttyp

002
T1-26,00
Feldlänge

37
Flurstücksnummer

Grundstücks-ordnungsnr.

Abspannmast

Tragmast

Rückbau

äußeres Seil

Grenzen:

Land

Kreis

Stadt/Gem.

Gemarkung

Flurstück

Flurbereinigung

Aufgestellt
Bayreuth,

i.V. Julia Gotzler

28.06.2024

i.V. Andreas Junginger

Maßstab:
1:2000

Einheit:

Ausgabedatum:
02.10.2024

	Datum	Name
Bearb.	02.10.2024	Hasanovic
Gepr.	02.10.2024	Barg
Dokumentenart:		
Status:		

Zust.

Änderung

Datum

Name

Behördenvermerke: