


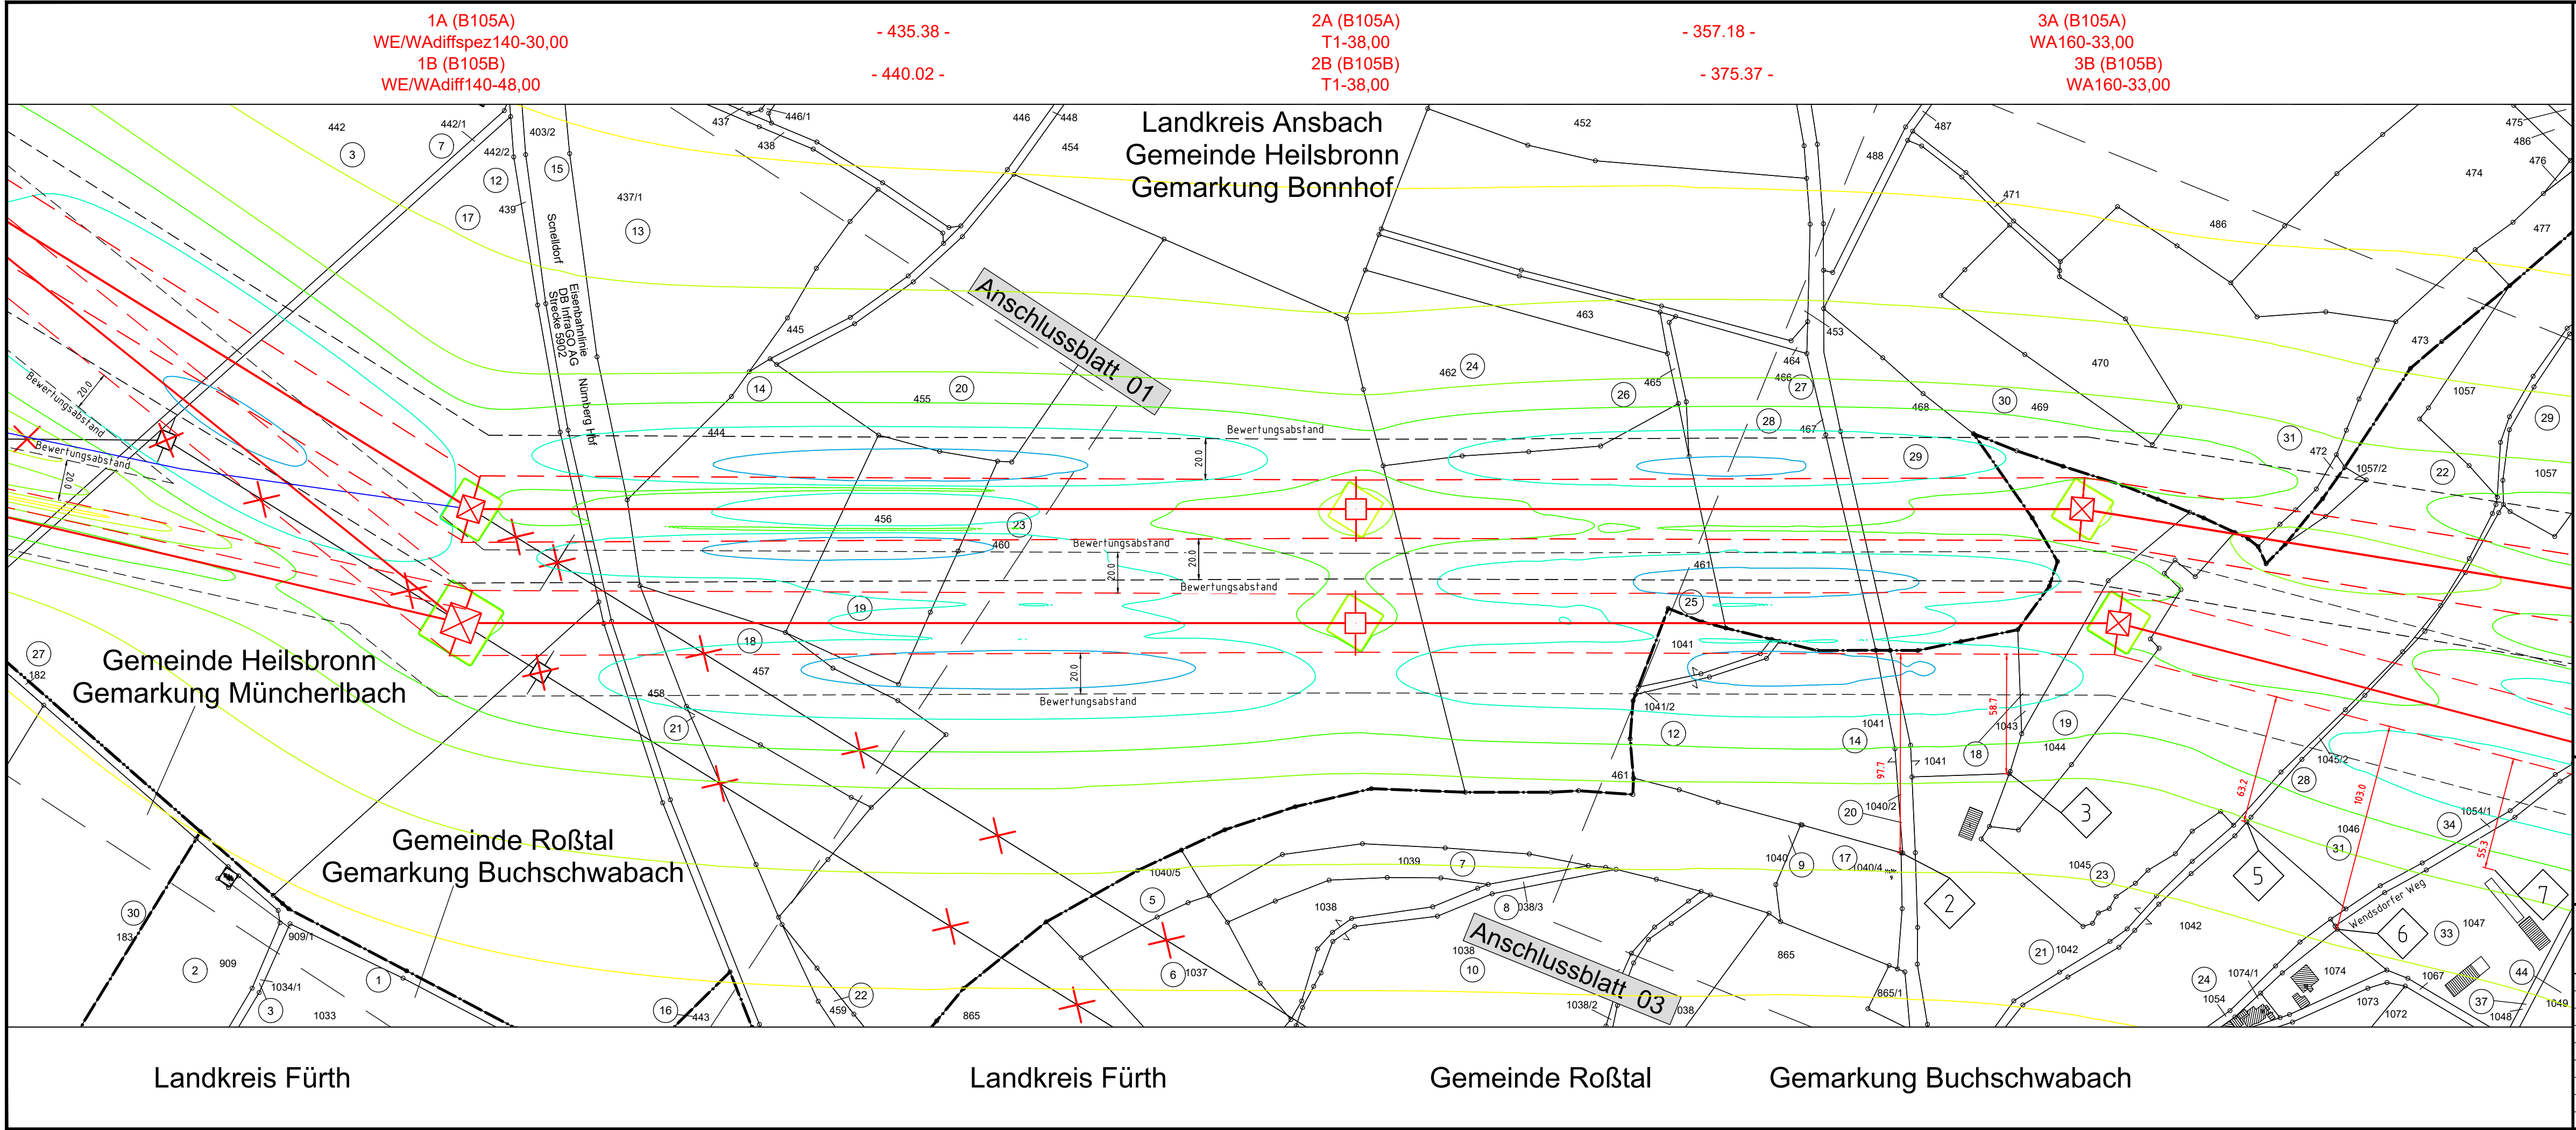

Unterlage 9.1.1
Blatt 02/03

Südliche Leitungseinführungen
Ersatzneubau der 380/220-kV Leitungseinführungen UW Raitersaich_West
und 110-kV Anschluss UW Müncherlbach

Lageplan

E-Feld - elektr. Feldstärke

220/110-kV-Ltg. Einführung Raitersaich_West 1, LH-08-B105A, Mast Nr. 1A - Mast Nr. 3A
380/110-kV-Ltg. Einführung Raitersaich_West 2, LH-08-B105B, Mast Nr. 1B - Mast Nr. 3B
110-kV-Kabel Anschluss Müncherlbach 1, LH-08-B105C
110-kV-Ltg. Anschluss Müncherlbach 2, LH-08-B105D

E-Feld:

5,0 kV/m	Grenzwert nach 26.BImSchV
1,0 kV/m	
0,5 kV/m	
0,3 kV/m	
0,2 kV/m	
0,1 kV/m	
<0,1 kV/m	

Immissionsort

Legende:

001
WA160-24,00
Masttyp

002
T1-26,00
Feldlänge

Mastnummer

Grundstücks-ordnungs-nr.

Flurstücksnummer

Abspannmast

Tragmast

Rückbau

Trassen-achse

äußeres Seil

Grenzen:

Land	---
Kreis	---
Stadt/Gem.	---
Gemarkung	---
Flurstück	---
Flurbereinigung	---

Aufgestellt
Bayreuth,

i.V. Julia Gotzler

28.06.2024

i.V. Andreas Junginger

eqos
Energie

Deutschland GmbH
Wallentalstraße 29
D-88400 Biberach
Leitungsplanung

Maßstab:
1:2000

Einheit:

Ausgabedatum:
02.10.2024

	Datum	Name
Bearb.	02.10.2024	Hasanovic
Gepr.	02.10.2024	Barg
Dokumententyp:		
Status:		

Zust. Änderung Datum Name

Tennet

Behördenvermerke: