


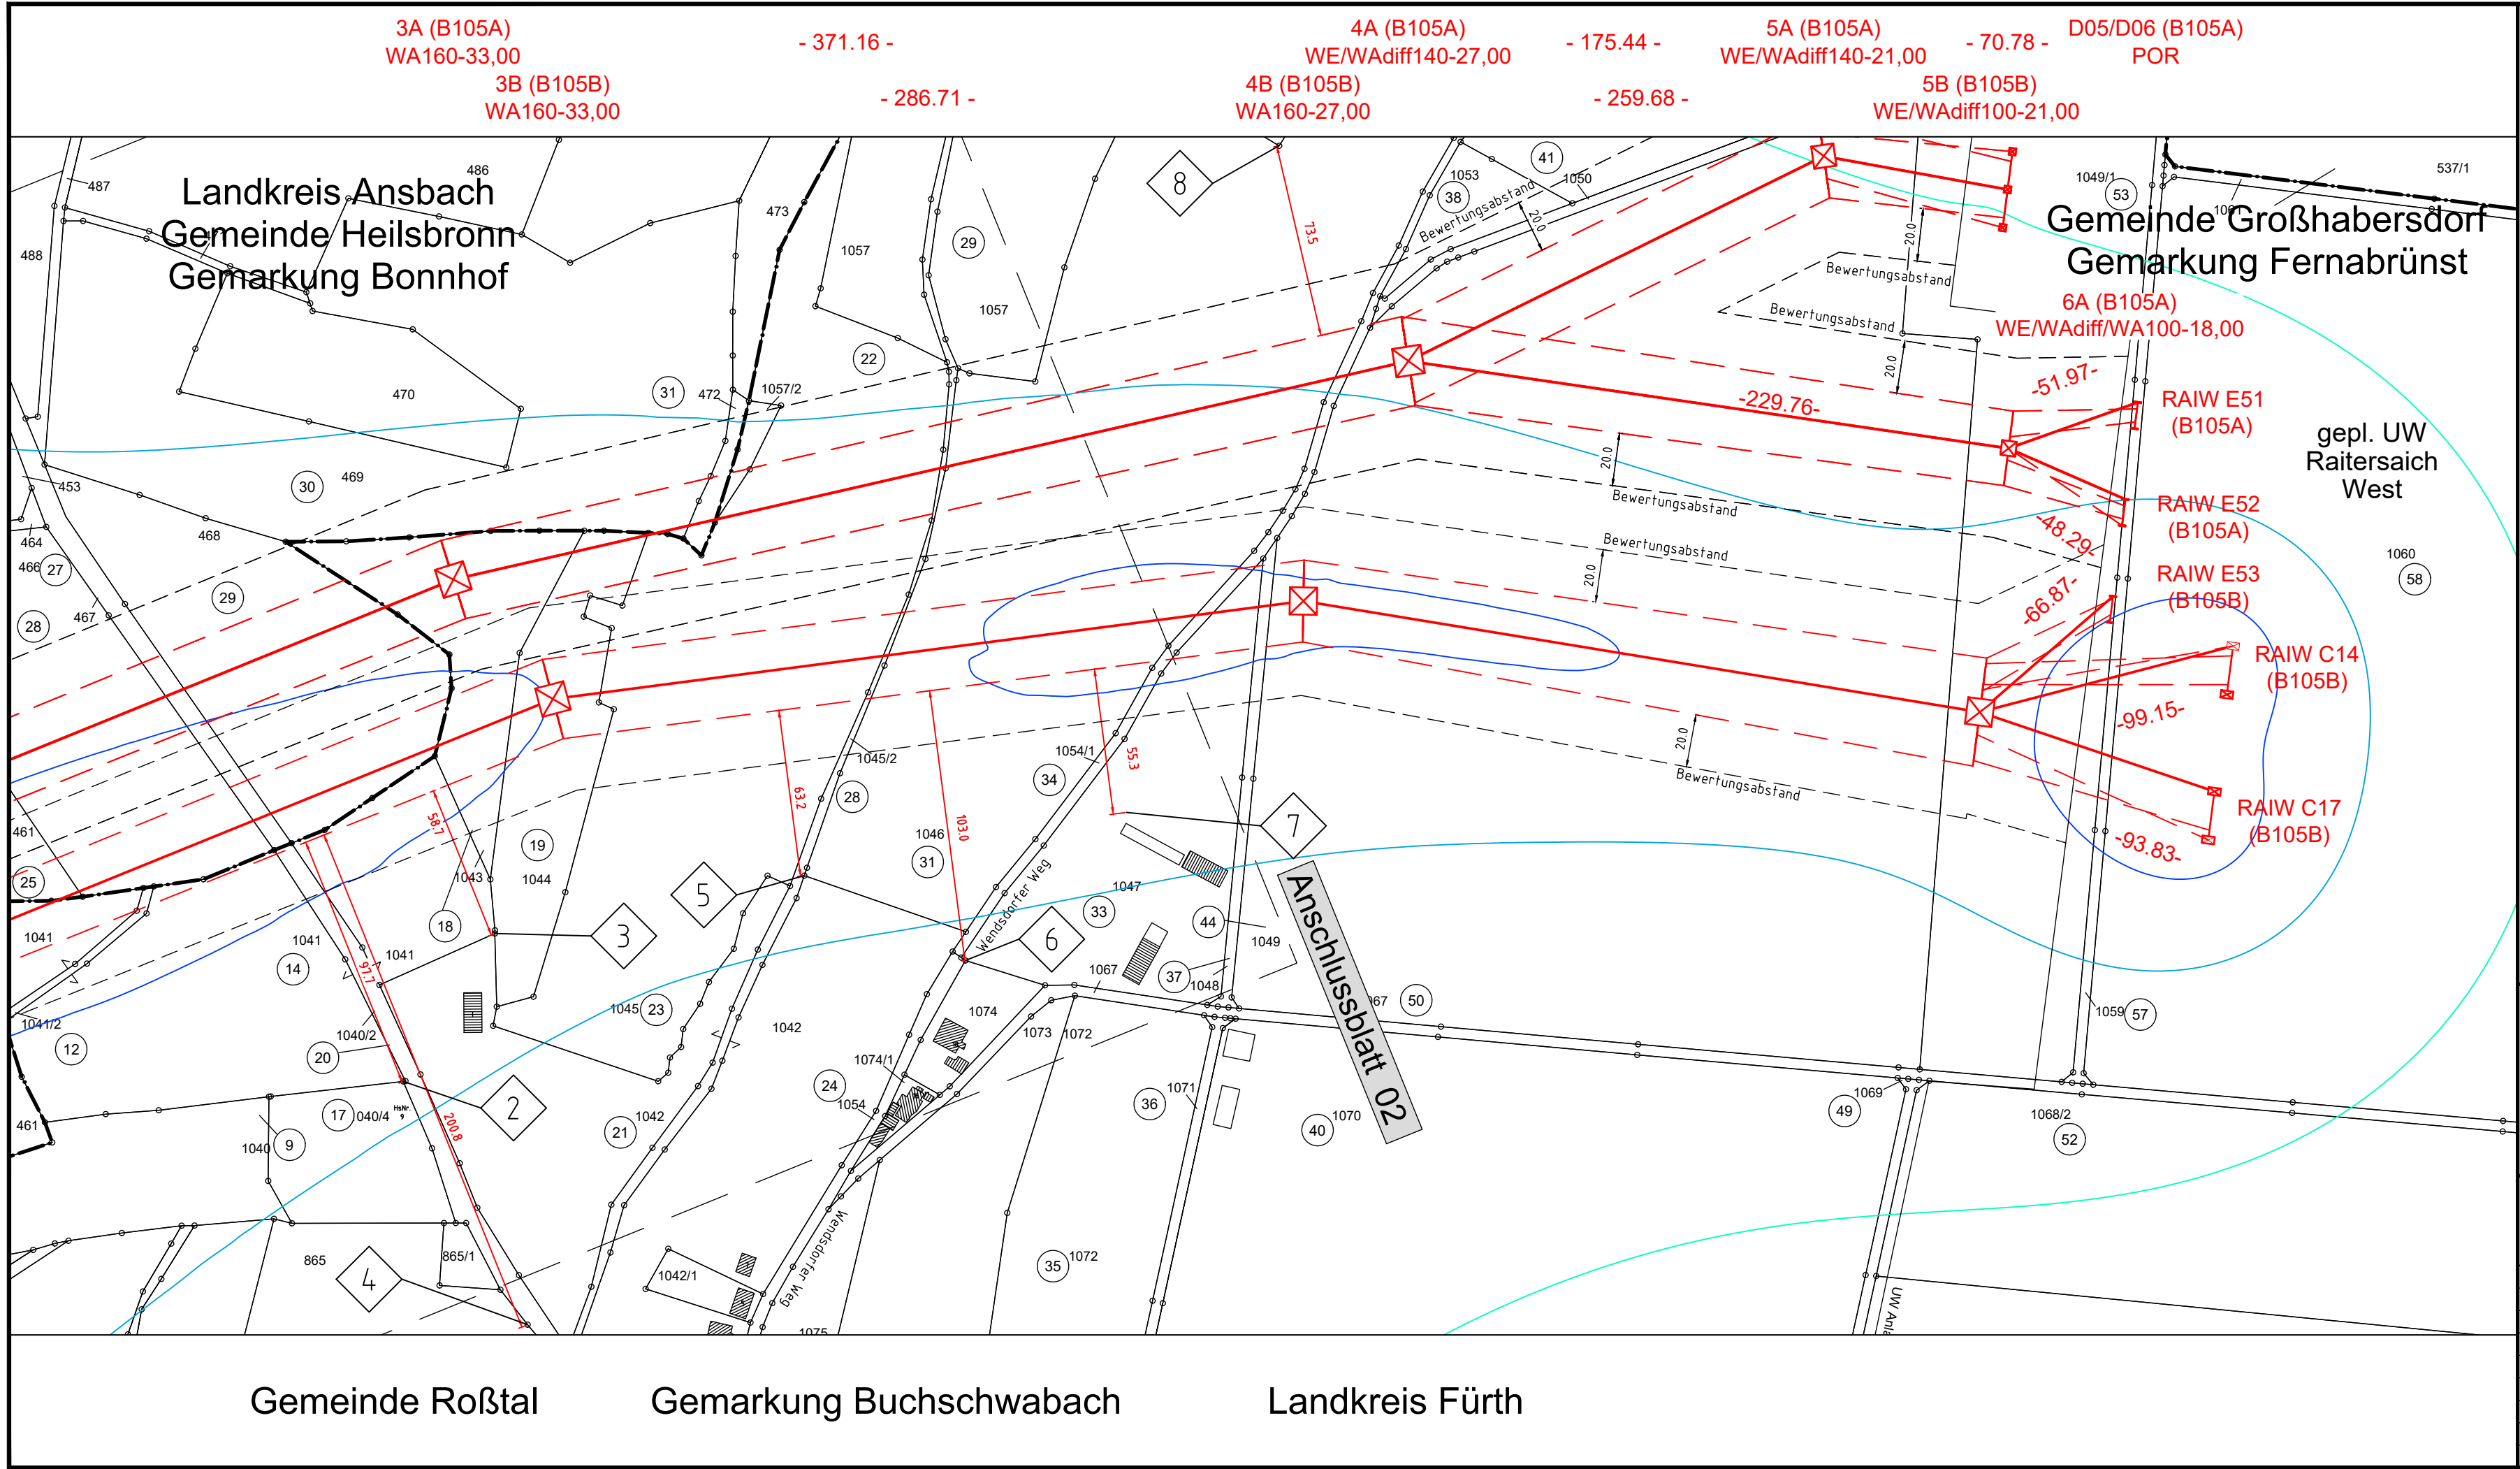

Unterlage 9.1.1
Blatt 03/03

Südliche Leitungseinführungen
Ersatzneubau der 380/220-kV Leitungseinführungen UW Raitersaich_West
und 110-kV Anschluss UW Münchertbach

Lageplan Schallimmission - Isophonenkarte

220/110-kV-Ltg. Einführung Raitersaich_West 1, LH-08-B105A, Mast Nr. 3A - POR RAIW
380/110-kV-Ltg. Einführung Raitersaich_West 2, LH-08-B105B, Mast Nr. 3B - POR RAIW

Schallimmission:

4,5dB(A)	
4,0dB(A)	
3,5dB(A)	
3,0dB(A)	
2,5dB(A)	
2,0dB(A)	

Immissionsort

Legende:

001 WA160-24,00 Masttyp	002 T1-26,00 Feldlänge	Mastnummer	Grundstücks-ordnungsnr.
			Flurstücksnummer
			Abspannmast
			Tragmast
			Rückbau
			äußeres Seil

Grenzen:

Land	---
Kreis	---
Stadt/Gem.	---
Gemarkung	---
Flurstück	---
Flurbereinigung	---

Aufgestellt
Bayreuth,
J. Götzler
i.V. Julia Götzler

28.06.2024
A. Junginger
i.V. Andreas Junginger

eqos
Energie
Deutschland GmbH
Wolffentalstraße 29
D-88400 Biberach
Leitungsplanung

Maßstab:
1:2000
Einheit:

Ausgabedatum:
02.10.2024

	Datum	Name
Bearb.	02.10.2024	Hasanovic
Gepr.	02.10.2024	Barg
Dokumentenart:		
Status:		
Tennet		
Zust.	Änderung	Datum
Name		

Behördenvermerke: