


Legende:

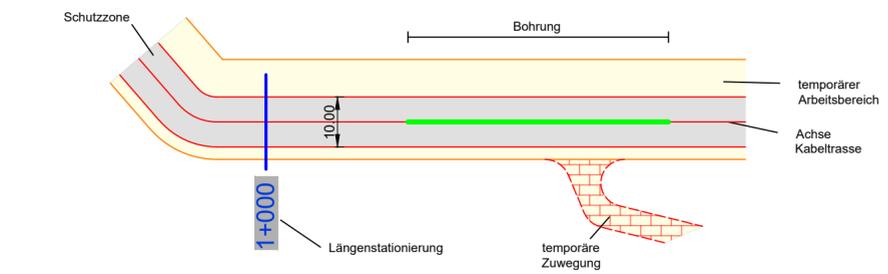

- Variante 3a —
- Variante 3b —
- Querungsbereiche —
- Bestand —



# LAGEPLAN

## 110-kV-Kabelleitung Fürth

LH-07-G900/7 und LH-07-G900/8

UW Vacher Straße - UW Dambacher Straße

Maßstab 1 : 1000

Geobasisdaten © Bayerische Vermessungsverwaltung 2020

| Index               | Datum   | Gezeichnet   | Änderung                  |              |         |                 |
|---------------------|---|--|---------------------------|--------------|---------|-----------------|
| Zugehörigkeit       |   |  | Verweis                   | Maßstab      | Format  |                 |
|                     |   |  |                           | 1 : 1000     | 297x841 |                 |
| Technische Referenz |   | Erstellt durch   | Genehmigt von             | Erstelldatum | Status  | Zahlteil        |
|                     |   | A. Wollentin   | BAGE-THGG<br>T. Schneider | 28.03.2023   | gültig  | 1<br>Blatt<br>1 |
| bayernwerk netz     |   | Objektname<br>110-kV-Kabelleitung Fürth, LH-07-G900/7 und LH-07-G900/8 |                           |              |         |                 |
|                     |   | Klassifikation<br>Planfeststellungsunterlage                           |                           |              |         |                 |
| ID                  | Titel<br>Anlage 01.02.02. Lageplan Alternativen 3a und 3b |  |                           |              |         |                 |