


Legende:

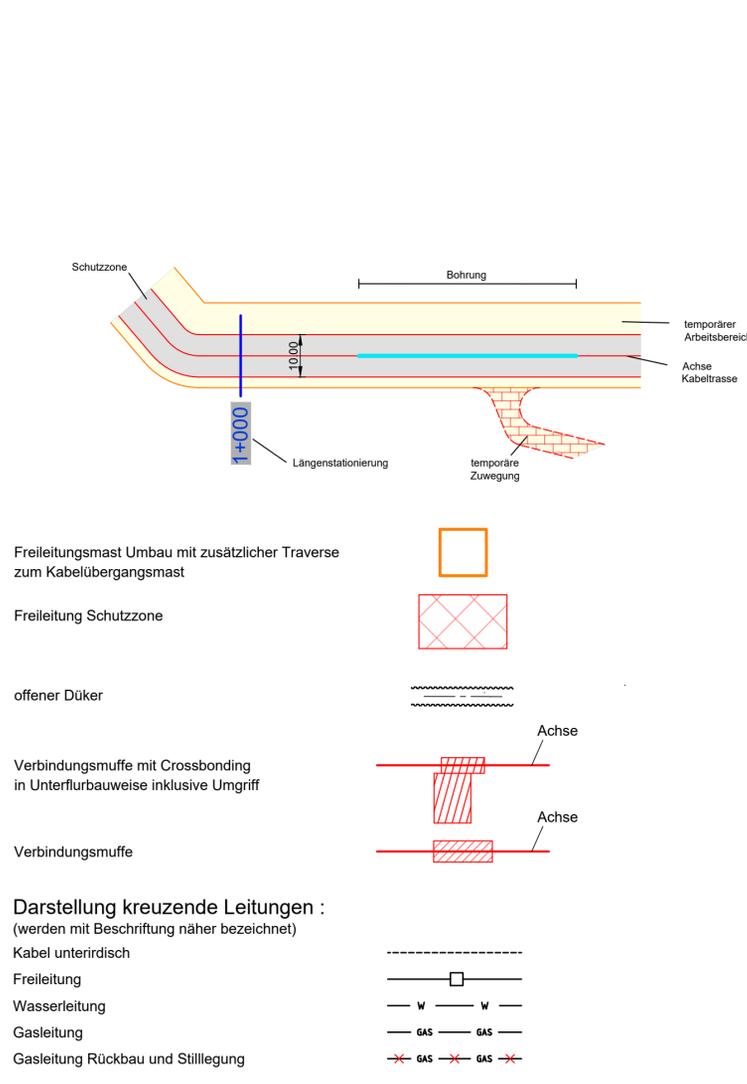

bayernwerk netz

LAGEPLAN

110-kV-Kabelleitung

Fürth

LH-07-G900/7 und LH-07-G900/8

UW Vacher Straße - UW Dambacher Straße

Hier: Anbindung an 110-kV-Leitung Gebersdorf - Kriegenbrunn G305 - Mast 24

Maßstab 1 : 1000



Grenzen gemäß Festlegung der Bundesländer :

Land	Reg. Bez.	Kreis	Stadt/Gem.	Flur	Flurstück
				Unterfarmbach	Fürth
				Gemarkung	Stadt
					Landkreis

Index	Datum	Gezeichnet	Änderung	Zugehörigkeit	Verweis	Maßstab	Format
						1 : 1000	297x1189

Technische Referenz	Erstellt durch	Genehmigt von	Erstelldatum	Status	Zahlteil
	M. Diecke	T. Schneider	02.02.2023	gültig	1a Blatt 6

Objektname: 110-kV-Kabelleitung Fürth, LH-07-G900/7 und LH-07-G900/8
 Klassifikation: Planfeststellungsunterlage

Titel: Anlage 04.01.02.01a - Lageplan - Zuwegung und Wasserhaltung - Blatt 1a