


Legende:

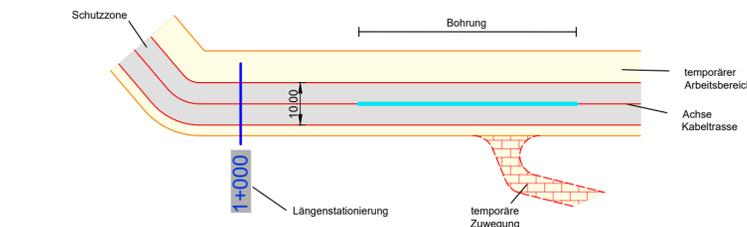

Eigentümer-Schlüsselnummer


Verbindungsstelle mit Crossbonding in Unterflurbauweise inklusive Umgriff

Verbindungsstelle

Freileitungsmast Umbau mit zusätzlicher Traverse zum Kabelübergangsmast

Freileitung Schutzzone

offener Dükter

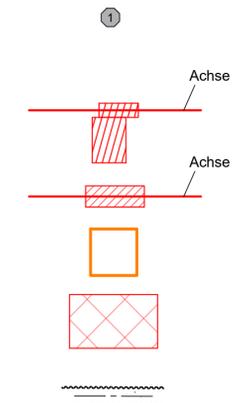

LAGEPLAN

Rechtserwerb

110-kV-Kabelleitung

Fürth

LH-07-G900/7 und LH-07-G900/8

UW Vacher Straße - UW Dambacher Straße

Hier: Anbindung an 110-kV-Leitung Gebersdorf - Kriegenbrunn G305 - Mast 24

Maßstab 1 : 1000



Grenzen gemäß Festlegung der Bundesländer :

| Land | Reg. Bez. | Kreis | Stadt/Gem. | Flur | Flurstück |
|------|-----------|-------|------------|------|-----------|
| | | | | | |
| | | | | | |
| | | | | | |
| | | | | | |
| | | | | | |

| Index | Datum | Gezeichnet | Änderung | Zugehörigkeit | Verweis | Maßstab | Format |
|---------------------|---|--|--------------|---------------|------------------|----------|----------|
| | | | | | | 1 : 1000 | 297x1189 |
| Technische Referenz | Erstellt durch | Genehmigt von | Erstelldatum | Status | Zahlteil | | |
| | A. Wollentin | BAGE-THGG T. Schneider | 02.02.2023 | gültig | 1a Blatt 6 | | |
| bayernwerk netz | | Objektname 110-kV-Kabelleitung Fürth, LH-07-G900/7 und LH-07-G900/8 | | | | | |
| bayernwerk netz | | Klassifikation Planfeststellungsunterlage | | | | | |
| ID | Titel Anlage 07.03.01a - Lageplan Rechtserwerb - Zuwegung und Wasserhaltung - Blatt 1a | | | | | | |