



**Legende:**

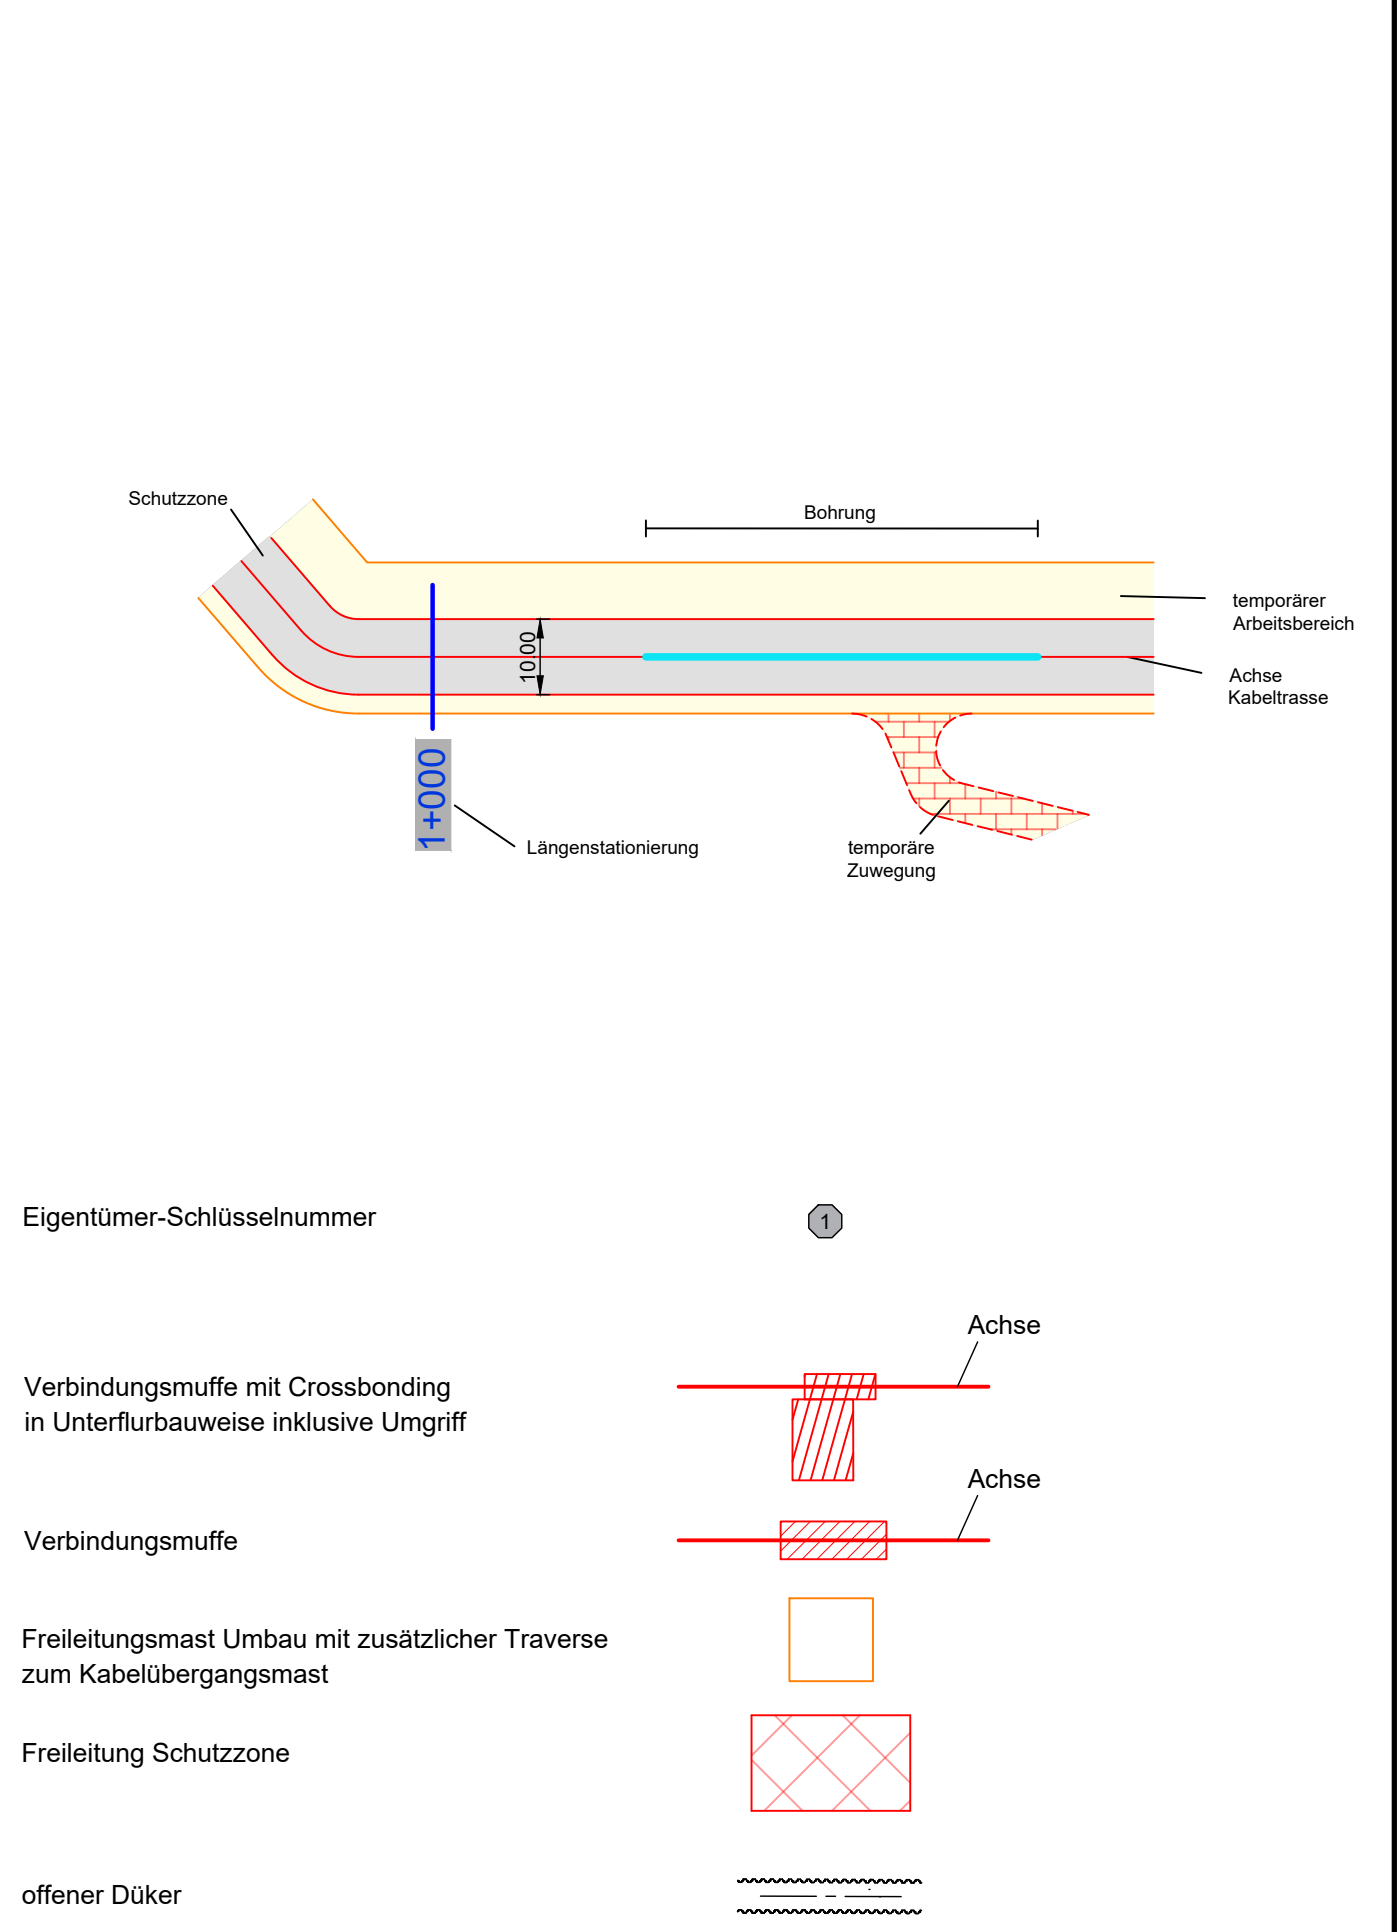

**LAGEPLAN**  
 Rechtserwerb  
 110-kV-Kabelleitung  
 Fürth  
 LH-07-G900/7 und LH-07-G900/8  
 UW Vacher Straße - UW Dambacher Straße

Maßstab 1 : 1000

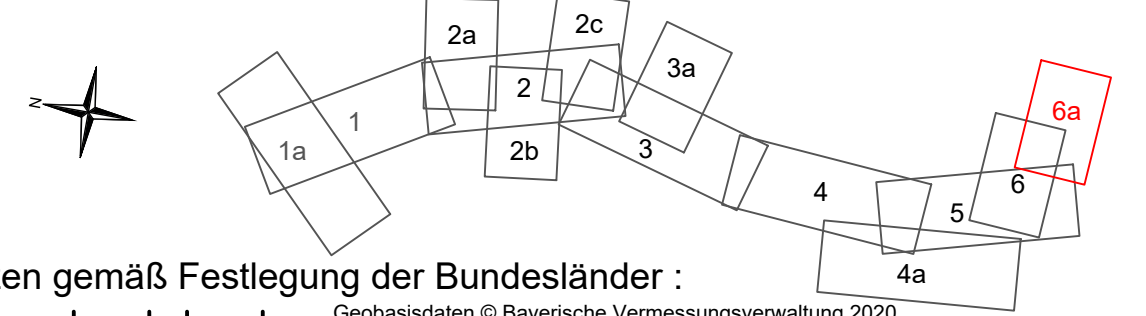

**Grenzen gemäß Festlegung der Bundesländer :**

Land	Reg. Bez.	Kreis	Stadt/Gem.	Gemarkung	Flur	Flurstück
---	---	---	---	---	---	---
Fürth	Fürth					
Gemarkung	Stadt	Landkreis				

Zugehörigkeit		Verweis	Maßstab	Format	
			1 : 1000	297x841	
Technische Referenz	Erstellt durch	Genehmigt von	Erstelldatum	Status	Zahlteil
	A. Wollentin	BAGE-THGG T. Schneider	02.02.2023	gültig	6a Blatt 6
bayerwerk netz		Objektname 110-kV-Kabelleitung Fürth, LH-07-G900/7 und LH-07-G900/8 Klassifikation Planfeststellungsunterlage			
ID	Titel Anlage 07.03.06a - Lageplan Rechtserwerb - Zuwegung - Blatt 6a				