


Legende:

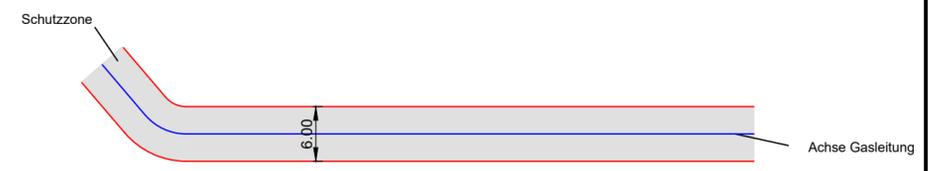

Eigentümer-Schlüsselnummer

1



# LAGEPLAN

## Rechtserwerb

### 110-kV-Kabelleitung

#### Fürth

LH-07-G900/7 und LH-07-G900/8

UW Vacher Straße - UW Dambacher Straße

Hier: Folgemaßnahme - Umverlegung der Gasleitung der Infra Fürth GmbH

Maßstab 1 : 1000

Grenzen gemäß Festlegung der Bundesländer :

- Land
- Reg. Bez.
- Kreis
- Stadt/Gem.
- Gemarkung
- Flur
- Flurstück

Geobasisdaten © Bayerische Vermessungsverwaltung 2020

Fürth	Fürth	-
Gemarkung	Stadt	Landkreis

Index	Datum	Gezeichnet	Änderung		
Zugehörigkeit			Verweis	Maßstab	Format
				1 : 1000	297x715.5
Technische Referenz	Erstellt durch	Genehmigt von	Erstelldatum	Status	Zahlteil
	<b>OMEXOM</b> A. Wollentin	BAGE-THGG T. Schneider	07.05.2023	gültig	1 Blatt 1
<b>bayernwerk netz</b>	Objektname Gasleitung Infra Fürth GmbH				
	Klassifikation Planfeststellungsunterlage				
ID	Titel Anlage 07.04.01 - Lageplan Rechtserwerb Gasleitung- Blatt 01				