


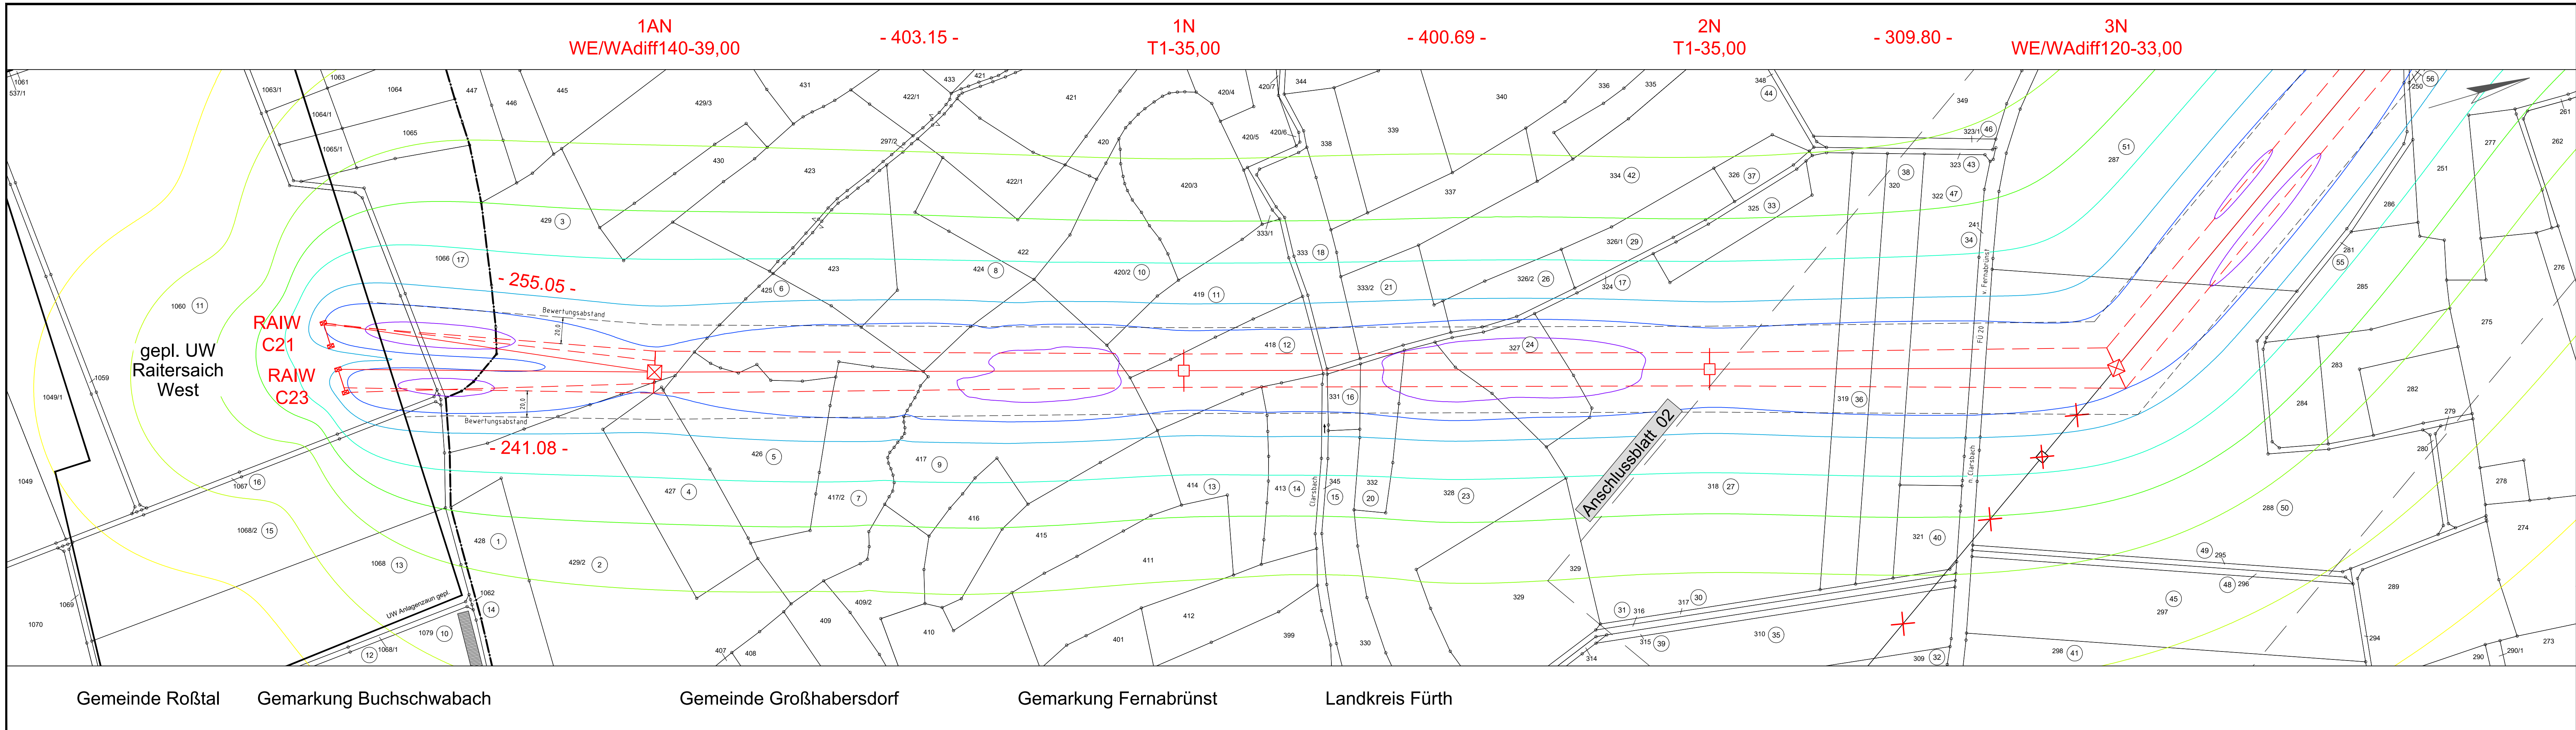

Unterlage 9.1.3
Blatt 01/02

Nordöstliche Leitungseinführung (B120)
Ersatzneubau der 380/220-kV Leitungseinführungen UW Raitersaich_West
380-kV-Ltg. Raitersaich - Cadolzburg, LH-07-B120, Mast Nr. POR RAIW - Mast Nr. 3N

Lageplan

B-Feld - magnet. Flussdichte

380-kV-Ltg. Raitersaich - Cadolzburg, LH-07-B120, Mast Nr. POR RAIW - Mast Nr. 3N

B-Feld:
100,0µT
20,0µT
10,0µT
5,0µT
2,0µT
1,0µT
0,5µT
0,2µT
0,1µT
Immissionsort

Grenzwert nach 26.BImSchV

Legende:
001
WA160-24,00
Masttyp
002
T1-26,00
Feldlänge
Trassenachse
äußeres Seil

Grenzen:
Land
Kreis
Stadt/Gem.
Gemarkung
Flurstück
Flurbereinigung

Planfeststellungsunterlage
Aufgestellt
Bayreuth,
gez. i.V. Julia Gotzler
10.01.2025
gez. i.V. Andreas Junginger

eqos Energie
Deutschland GmbH
Wolfenstraße 29
D-88400 Biberach
Leitungsbau

Maßstab:
1:2000
Einheit:
Ausgabedatum:
24.10.2024

	Datum	Name
Bearb.	24.10.2024	Wunder
Gepr.	24.10.2024	Barg
Dokumententart:		
Status:		

Zust.	Änderung	Datum	Name

Tennet

Behördenvermerke:

Gemeinde Roßtal Gemarkung Buchschwabach Gemeinde Großhabersdorf Gemarkung Fernabrünst Landkreis Fürth