


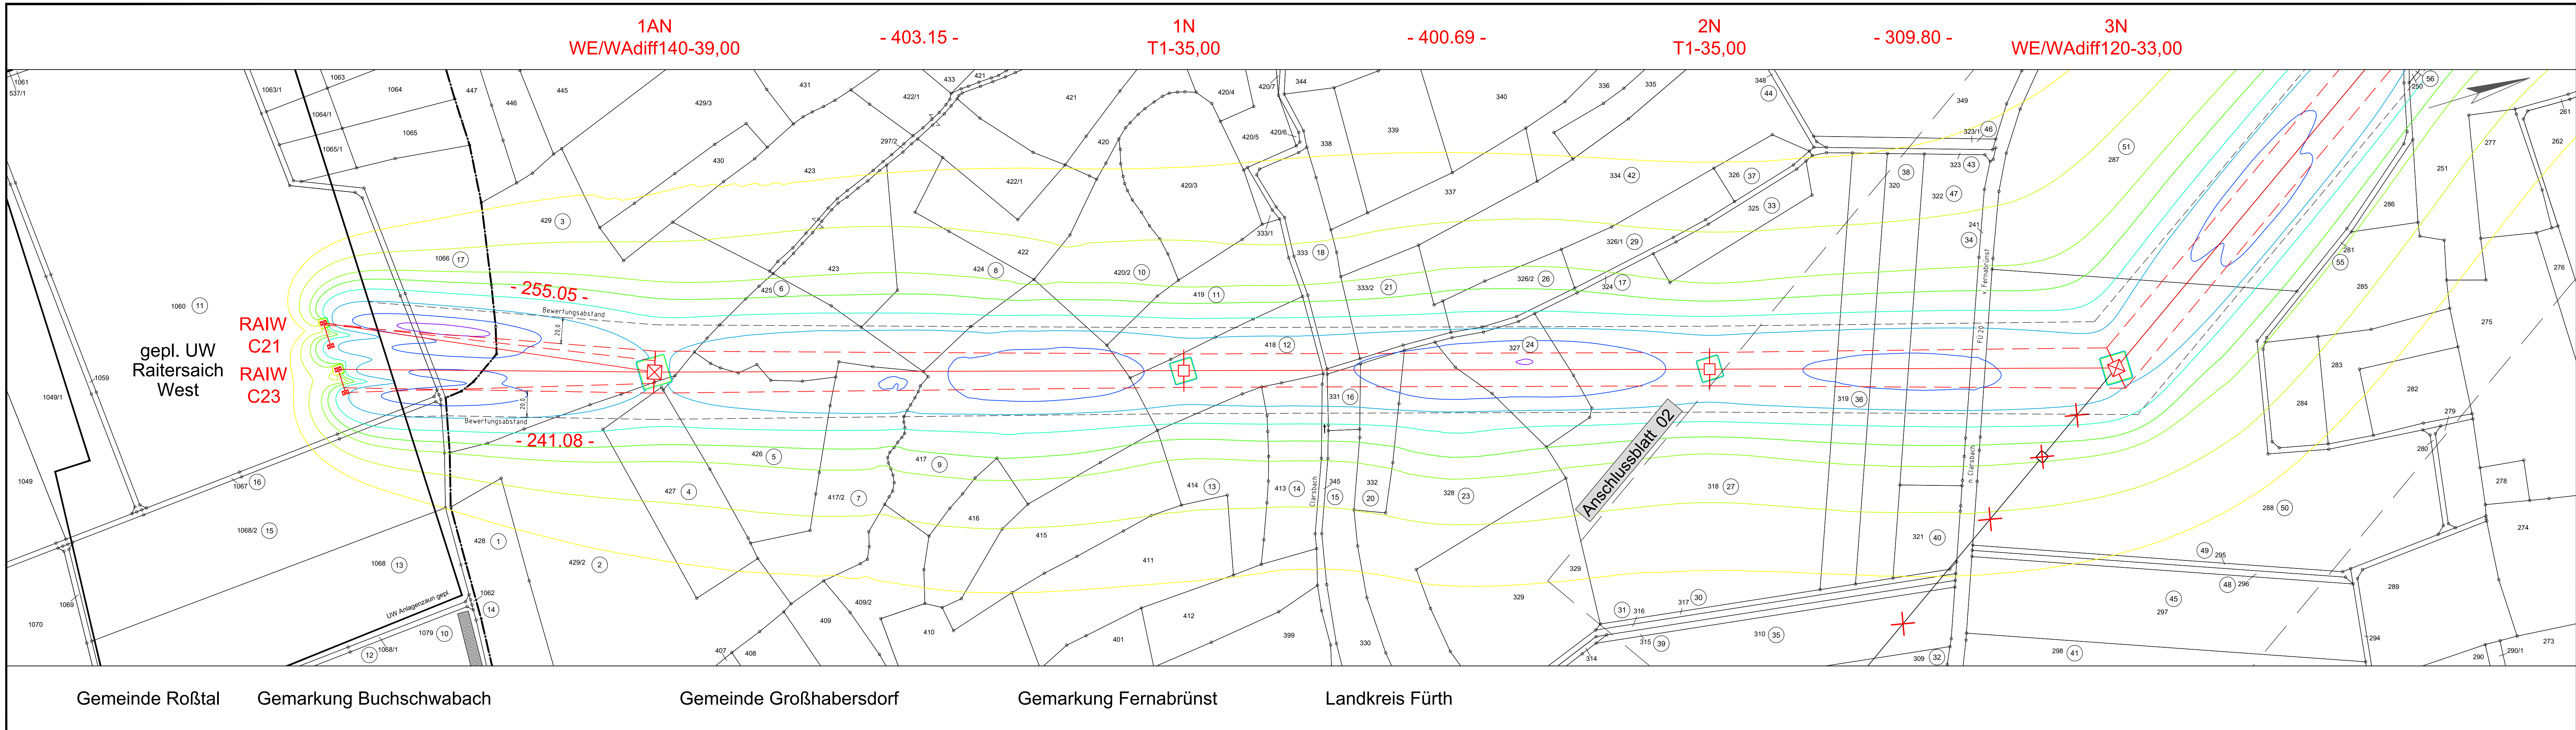

Unterlage 9.1.4
Blatt 01/02

Nordöstliche Leitungseinführung (B120)
Ersatzneubau der 380/220-kV Leitungseinführungen UW Raitersaich_West
380-kV-Ltg. Raitersaich - Cadolzburg, LH-07-B120, Mast Nr. POR RAIW - Mast Nr. 3N

Lageplan
E-Feld - elektr. Feldstärke

380-kV-Ltg. Raitersaich - Cadolzburg, LH-07-B120, Mast Nr. POR RAIW - Mast Nr. 3N

E-Feld:

5,0 kV/m

1,0 kV/m

0,5 kV/m

0,3 kV/m

0,2 kV/m

0,1 kV/m

<0,1 kV/m

Grenzwert nach 26.BImSchV

Immissionsort

1

Legende:

001
WA160-24,00
Masttyp

002
T1-26,00
Mastnummer

37
Flurstücksnummer

Grundstücks-ordnungsnr.

Abspannmast

Tragmast

Rückbau

Land

Kreis

Stadt/Gem.

Gemarkung

Flurstück

Flurbereinigung

Aufgestellt
Bayreuth,

10.01.2025

gez. i.V. Julia Götzler

gez. i.V. Andreas Junginger

Deutschland GmbH
Wolfenstraße 29
D-88400 Biberach
Leitungsbau

Maßstab:
1:2000

Ausgabedatum:
24.10.2024

Einheit:

Bearb. 24.10.2024 | Wunder

Gepr. 24.10.2024 | Barg

Dokumentenart:

Status:

Zust. Änderung Datum Name

Tennet

Behördenvermerke:

Gemeinde Roßtal

Gemarkung Buchschwabach

Gemeinde Großhabersdorf

Gemarkung Fernabrünst

Landkreis Fürth