


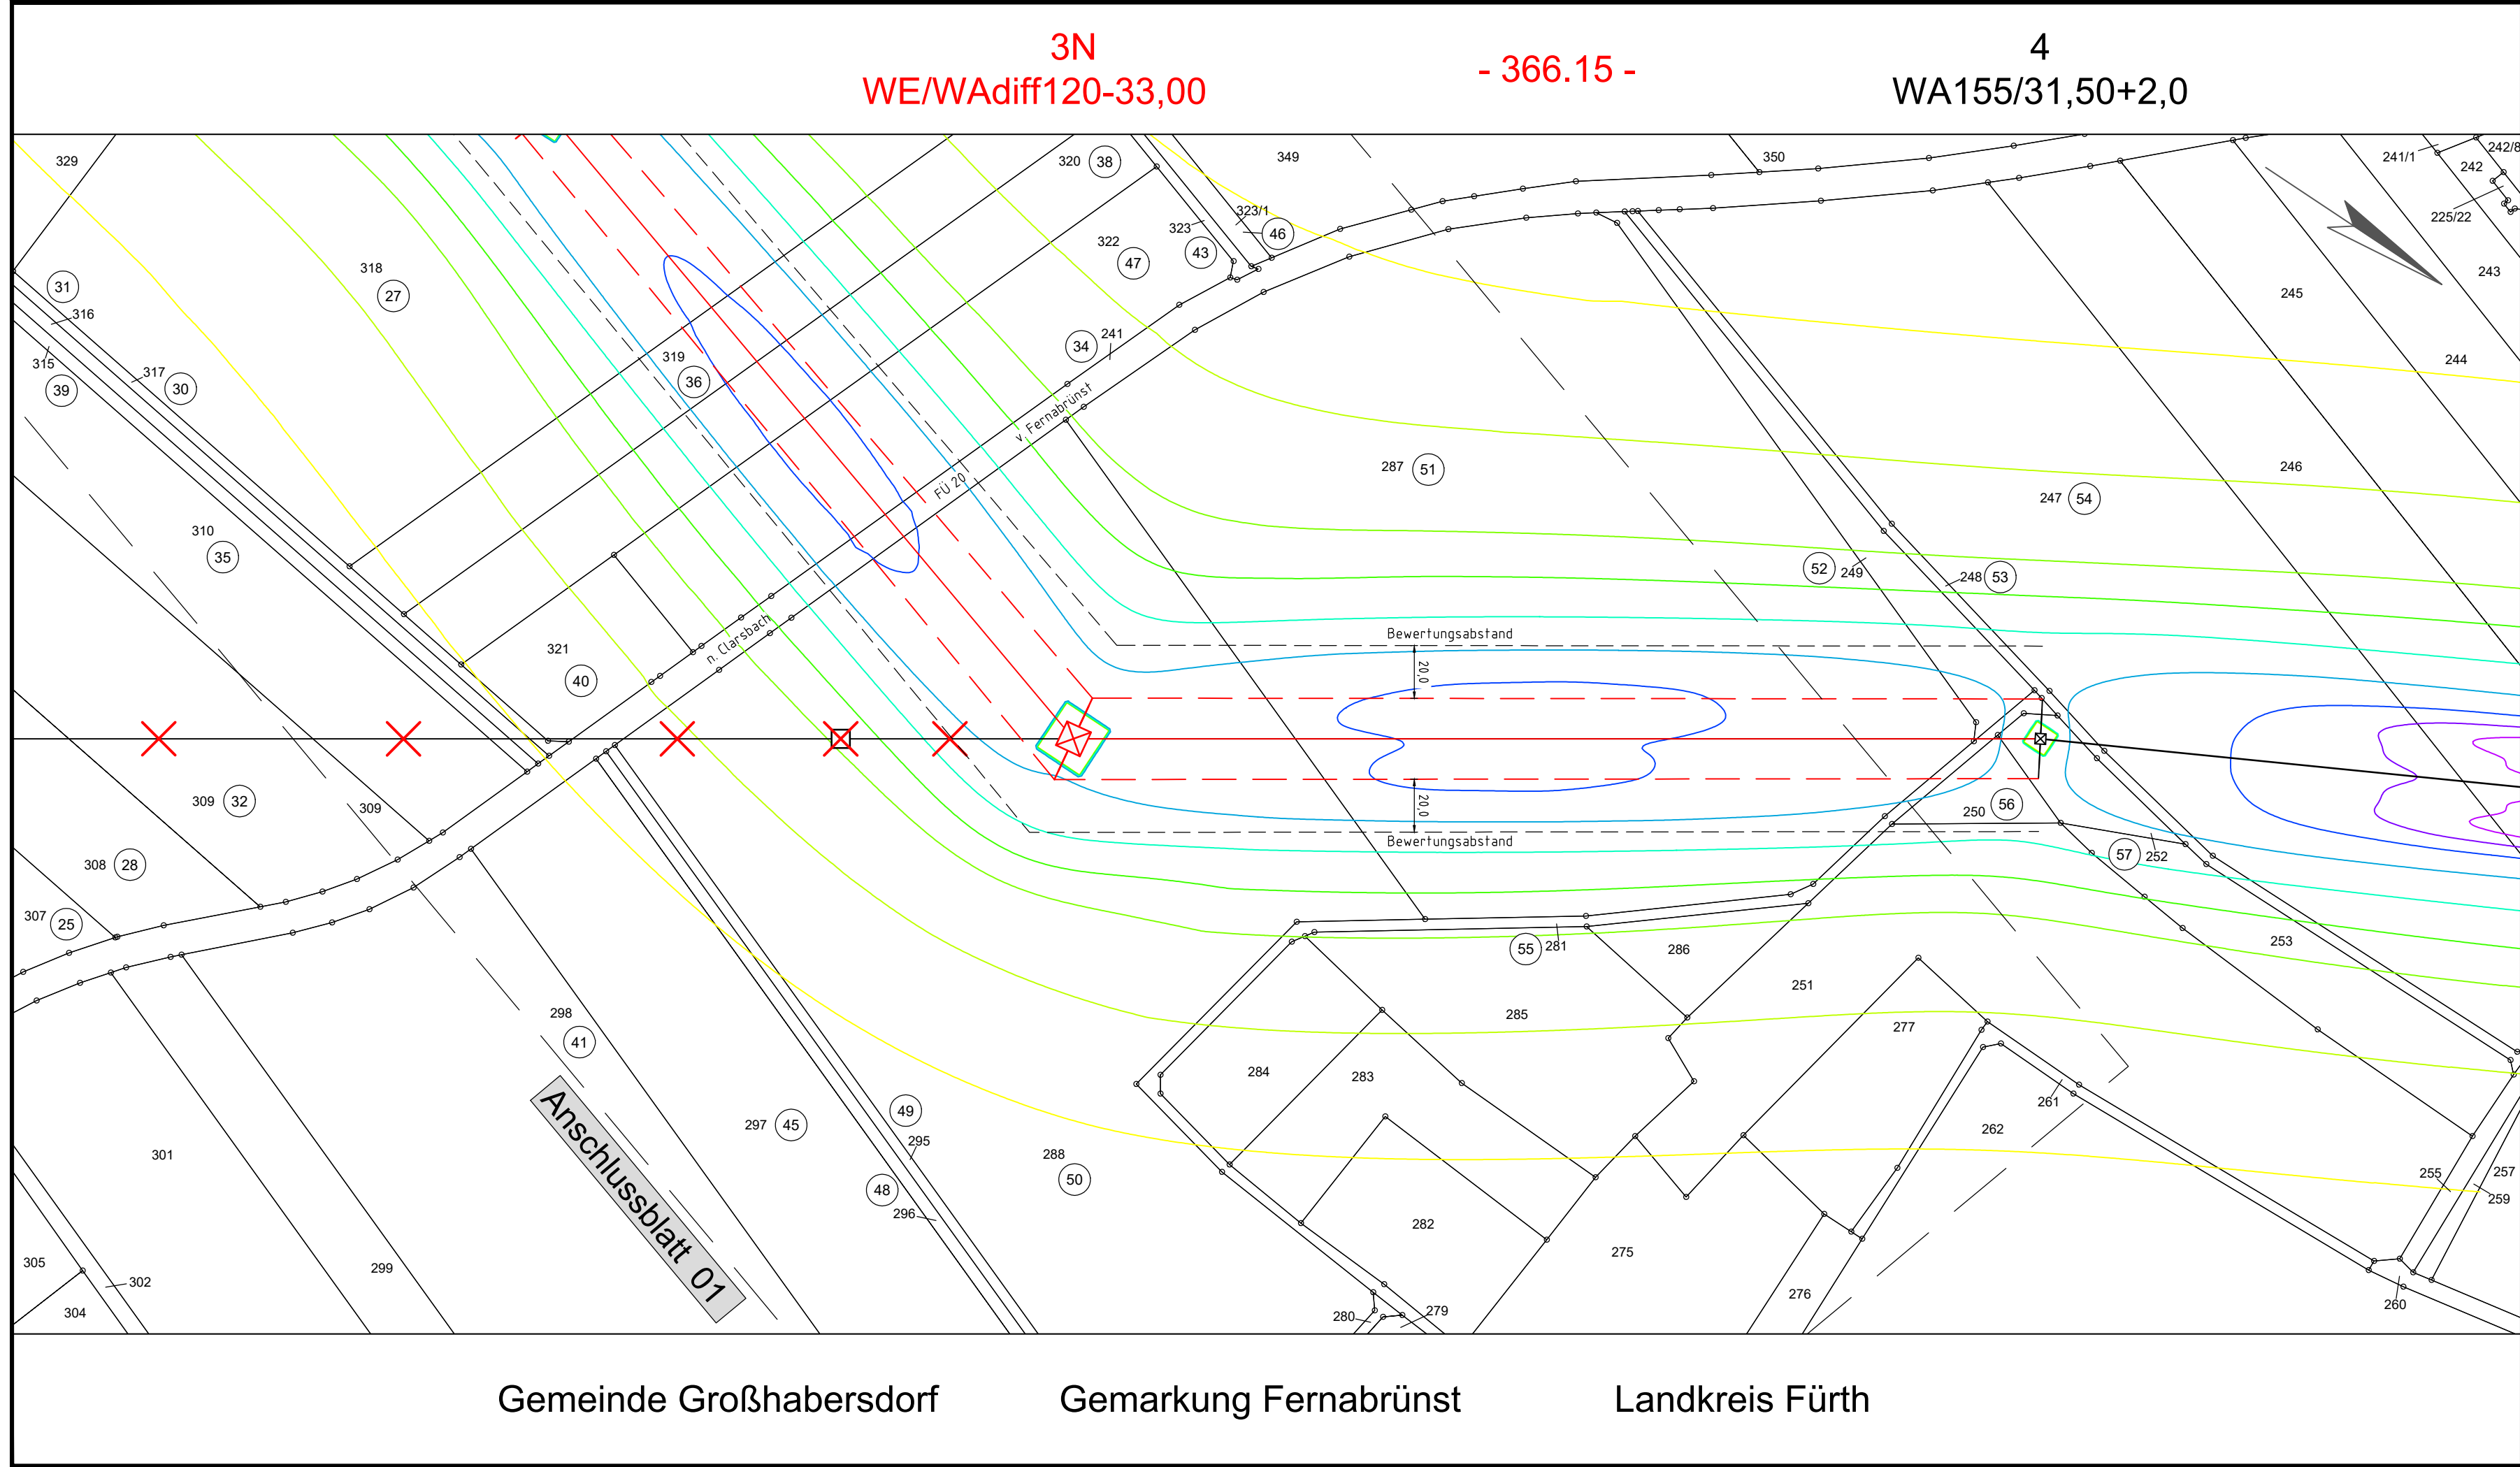

Unterlage 9.1.4
Blatt 02/02

Nordöstliche Leitungseinführung (B120)
Ersatzneubau der 380/220-kV Leitungseinführungen UW Raitersaich_West
380-kV-Ltg. Raitersaich - Cadolzburg, LH-07-B120

Lageplan E-Feld - elektr. Feldstärke

380-kV-Ltg. Raitersaich - Cadolzburg, LH-07-B120, Mast Nr. 3N - Mast Nr. 4

E-Feld:

5,0 kV/m
1,0 kV/m
0,5 kV/m
0,3 kV/m
0,2 kV/m
0,1 kV/m
<0,1 kV/m

Grenzwert nach 26.BImSchV

1 Immissionsort

Legende:

001
WA160-24,00
Masttyp

002
T1-26,00
Feldlänge

Mastnummer

Grundstücks-ordnungsnr.
37 Flurstücksnummer

Abspannmast

Tragmast

Rückbau

Grenzen:

Land
Kreis
Stadt/Gem.
Gemarkung
Flurstück
Flurbereinigung

Aufgestellt
Bayreuth, 10.01.2025

gez. i.V. Julia Gotzler

gez. i.V. Andreas Junginger

eqos Energie Deutschland GmbH
Wolfentalstraße 29
D-88400 Biberach
Leitungsplanung

Maßstab:
1:2000

Einheit:

Ausgabedatum:
24.10.2024

	Datum	Name
Bearb.	24.10.2024	Wunder
Gepr.	24.10.2024	Barg
Dokumentenart:		
Status:		

Zust. Änderung Datum Name

Tennet

Behördenvermerke: